



Comune di Stroppa



Grangia Nebin

Interventi di riqualificazione dell'alpeggio

(PSR 2014-2020 Operazione 7.6.1. "Miglioramento dei fabbricati di alpeggio")

PROGETTO ESECUTIVO


Progetto di impianto elettrico – elaborato grafico

Visto

Il Sindaco


I progettisti

Geom. Maurizio Cervetto
Ing. Emanuele Dutto

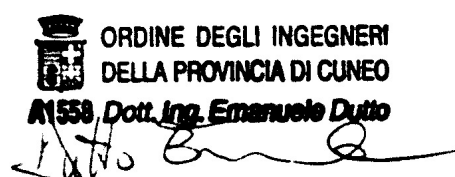


Novembre 2018


PLANIMETRIA GENERALE scala 1:200

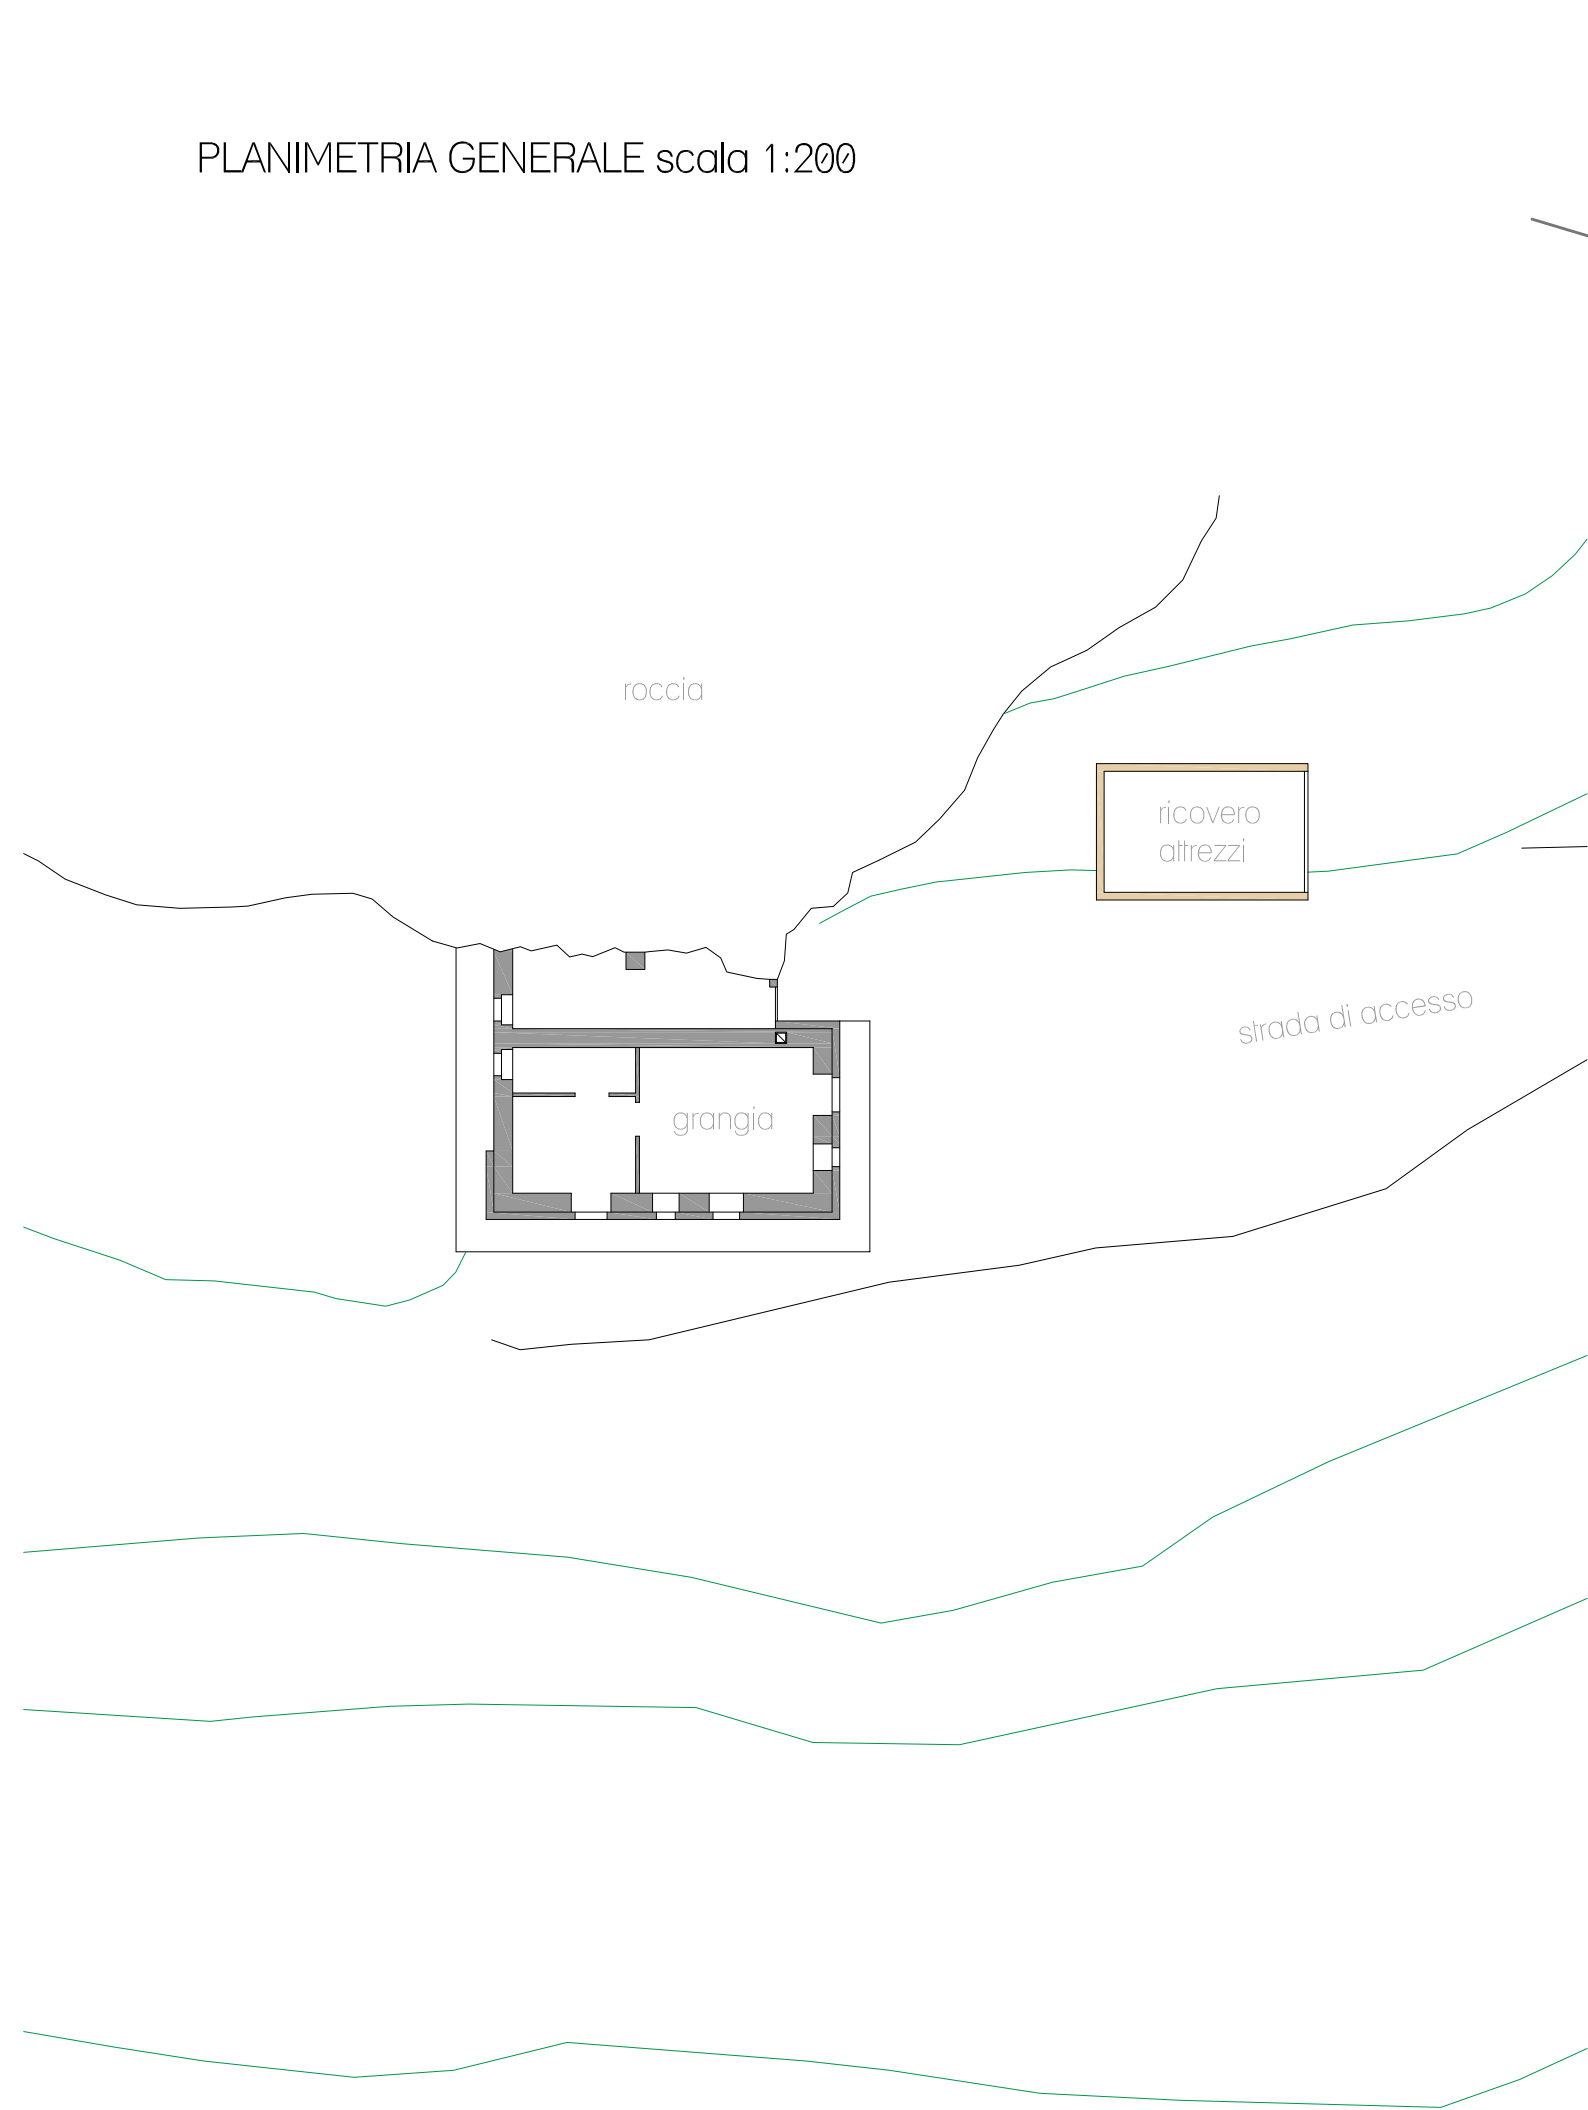

SCHEMA ELETTRICO scala 1:50

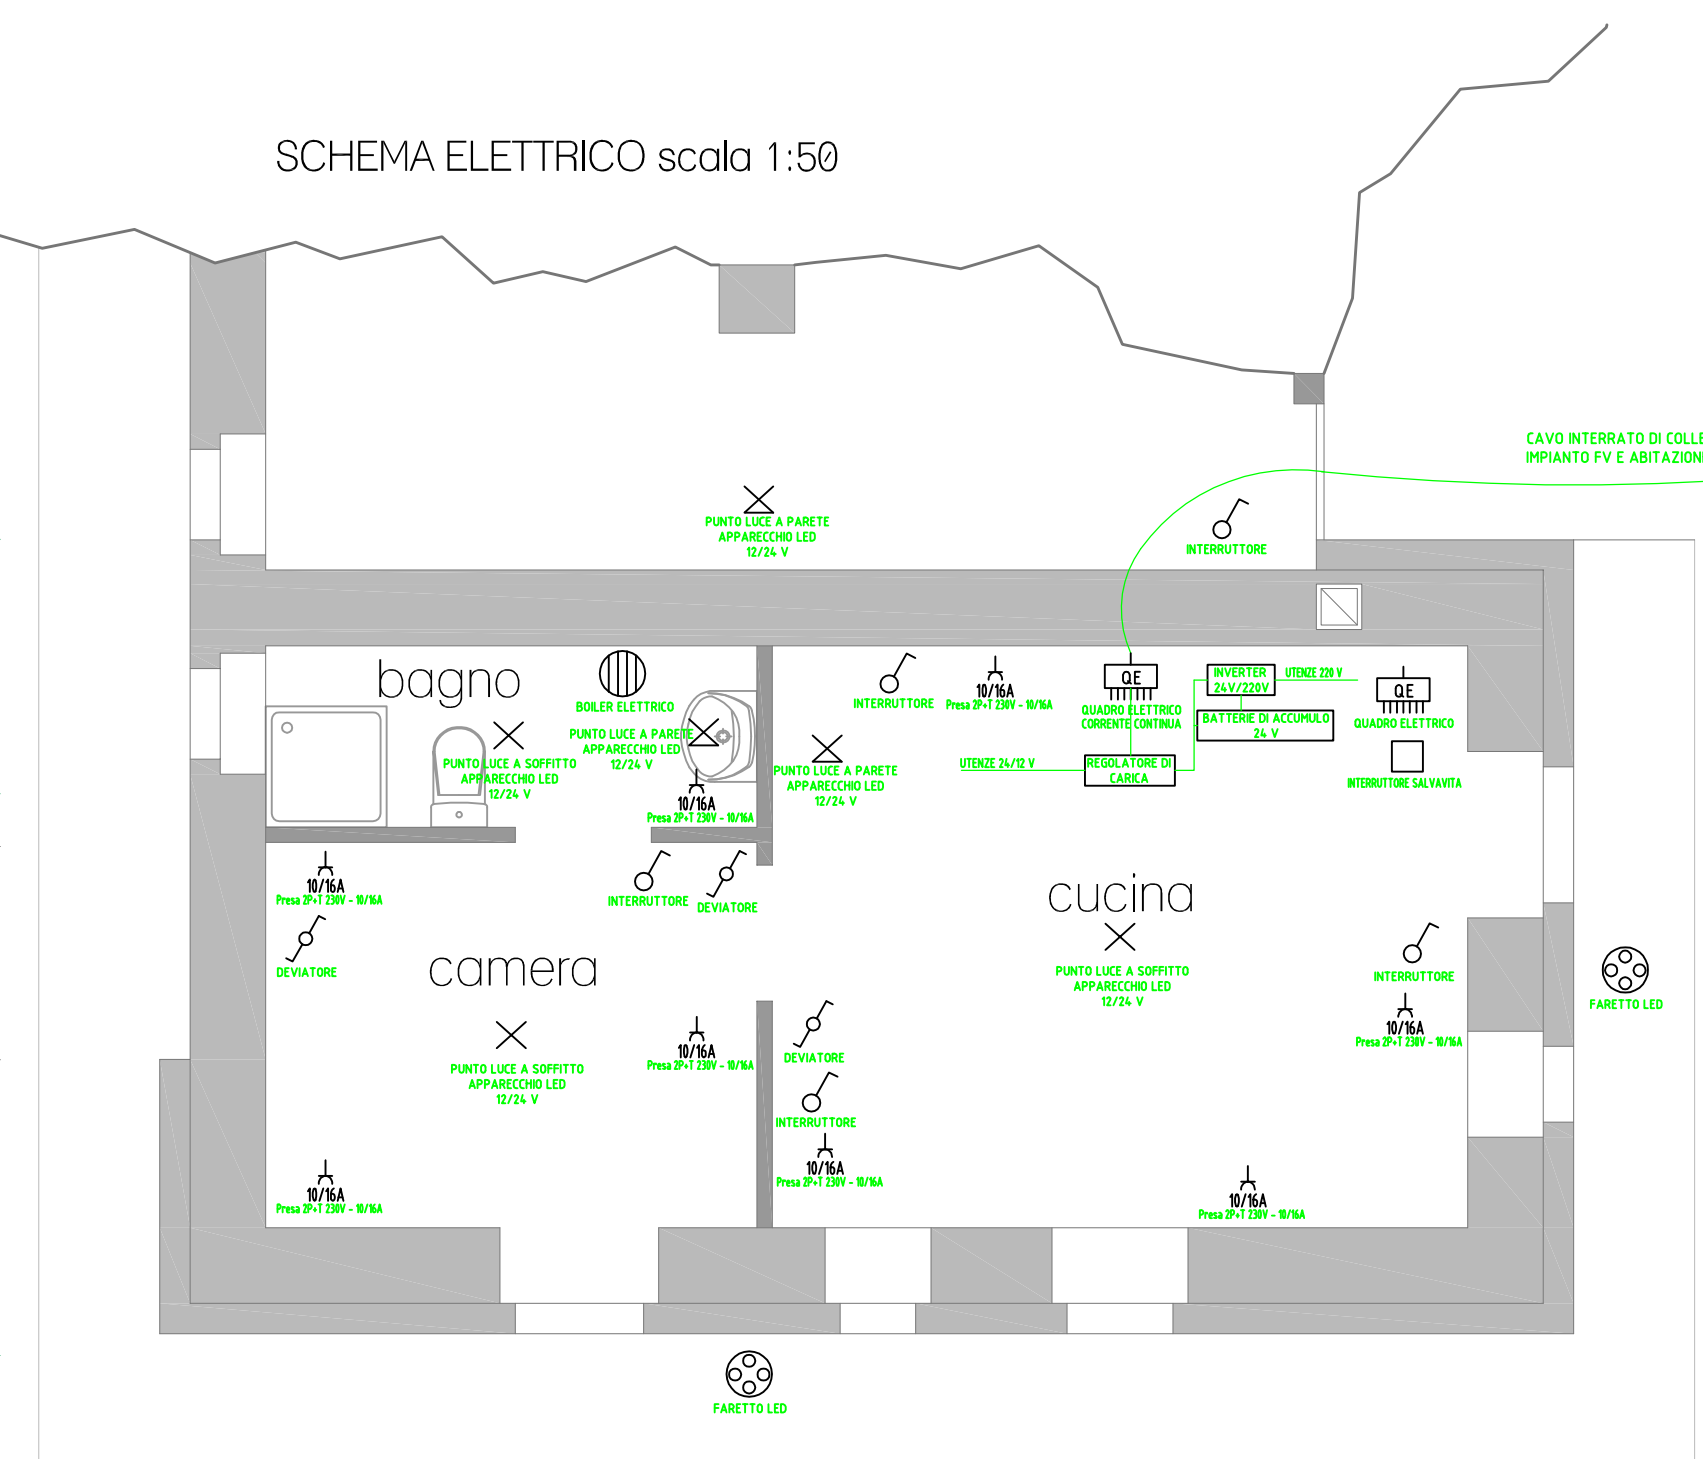

PIANTA COPERTURA RICOVERO ATTREZZI scala 1:100

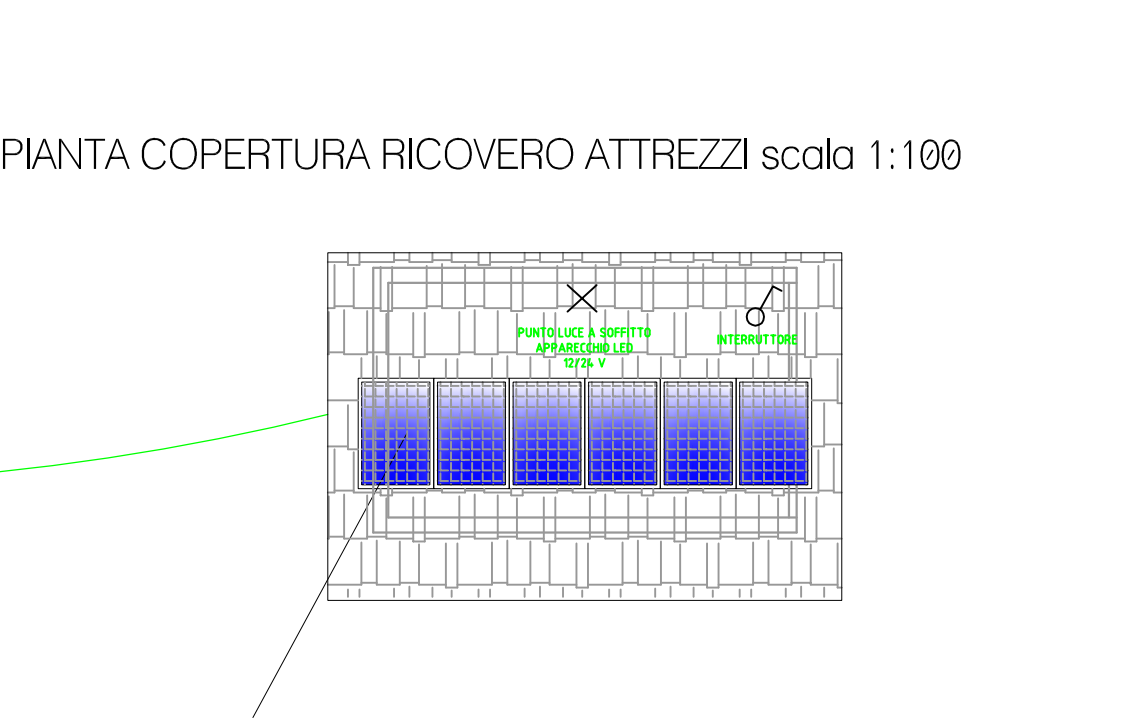


Impianto fotovoltaico da realizzarsi sulla copertura di tipo parzialmente integrato, composto da n. 6 pannelli di tipo monocristallino.

NOTE:
Impianto elettrico da realizzarsi in canalina esterna in materiale termoplastico.
Impianto fotovoltaico dimensionato per il carico elettrico dell'edificio calcolato in 6,2 KWh/giorno.
Per la trasformazione della corrente da continua ad alternata si prevede l'installazione di un inverter.
L'impianto sarà collegato a batterie di accumulo per avere corrente elettrica nelle ore notturne, 8 batterie da 24 V e 100 Ah.
L'impianto di illuminazione interno ed esterno sarà realizzato utilizzando apparecchi led a 24 V in corrente continua in modo da utilizzare direttamente la tensione disponibile alle batterie senza doverla convertire.

PROSPETTO EST RICOVERO ATTREZZI scala 1:100



PROSPETTO SUD scala 1:100

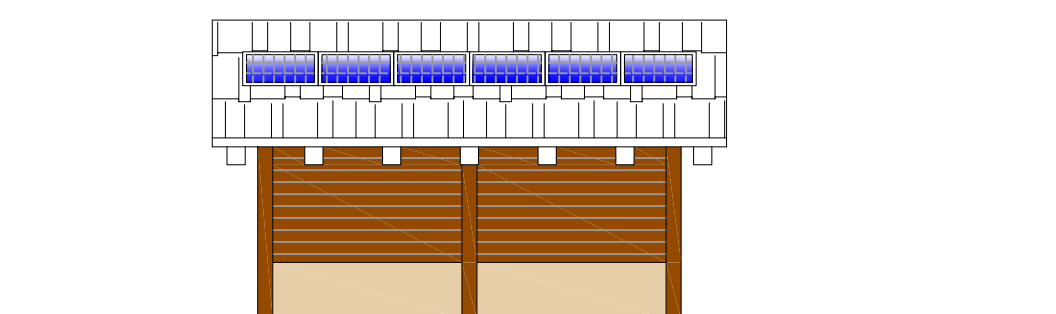

RENDERING - FOTOINSERIMENTO PRIMA



RENDERING - FOTOINSERIMENTO CON VISTA PANNELLI FOTOVOLTAICI

